

orientacja:




legenda:



PROJEKTOWANE NASADZENIA:
Lipa drobnolistna (*Tilia cordata* Mill.) - 109 szt.



PROJEKTOWANE NASADZENIA:
Sosna bośniacka (*Pinus leucodermis*) - 17 szt.

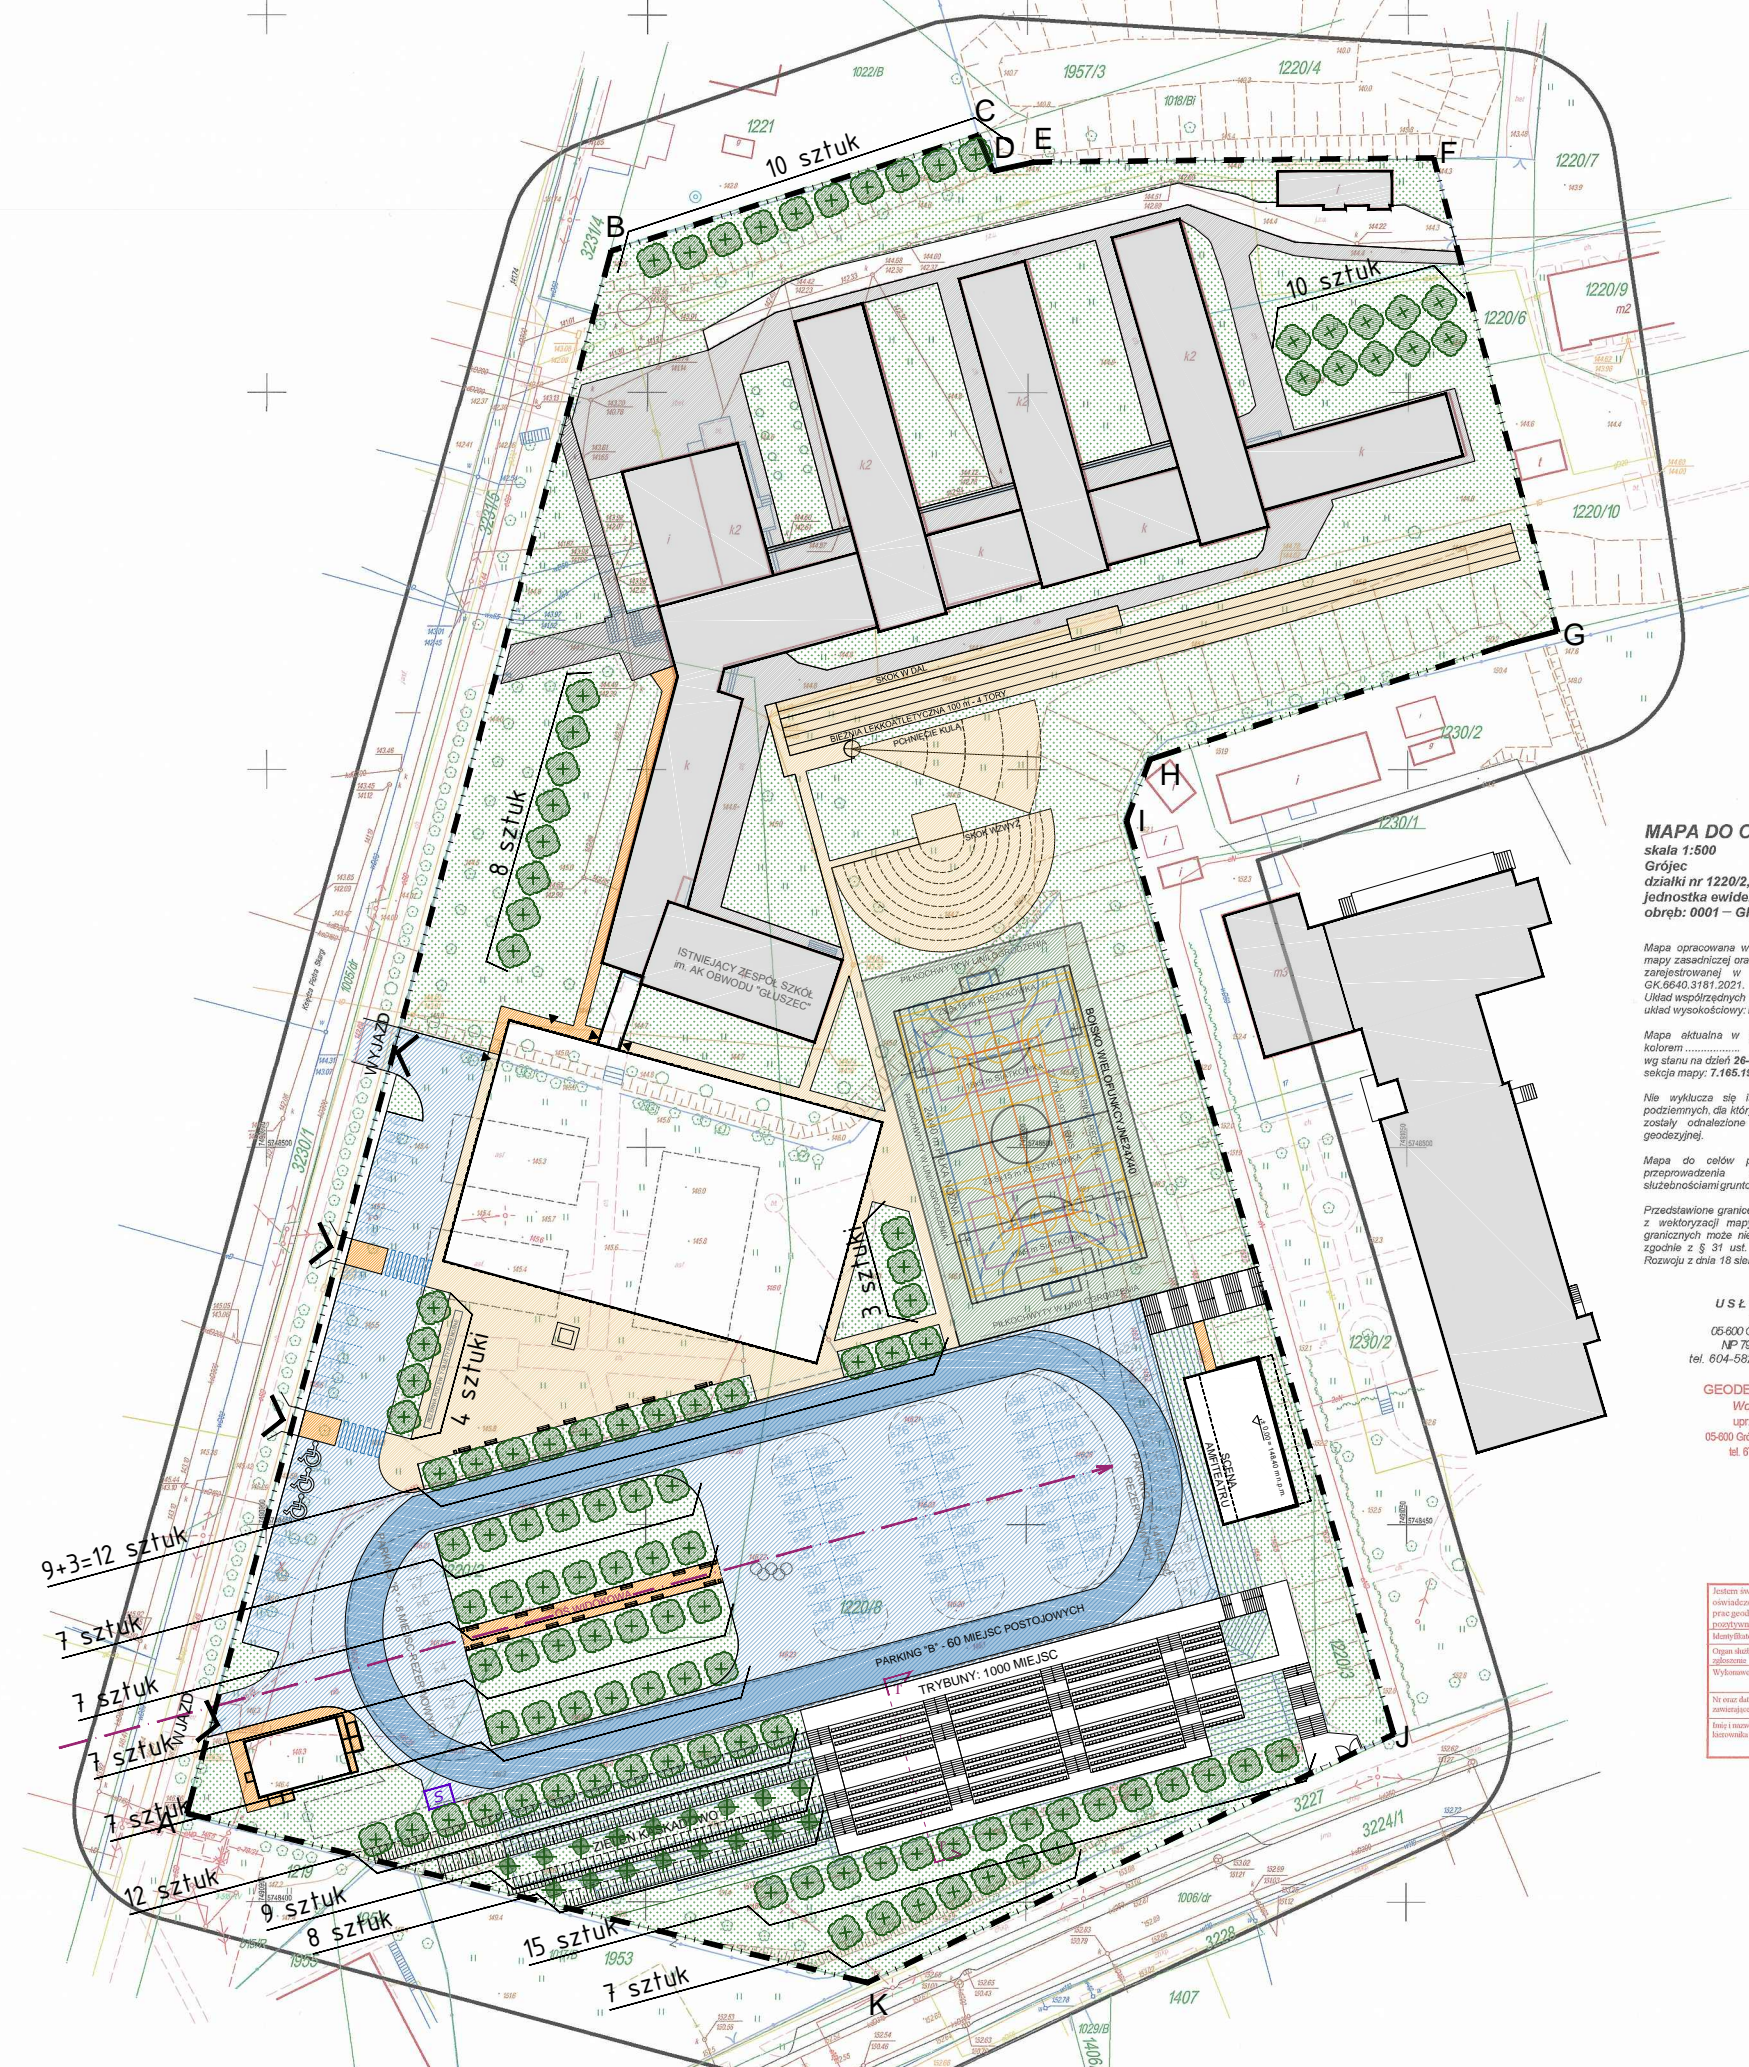

MAPA DO CELÓW PROJEKTOWYCH
skala 1:500
Grójec
działki nr 1220/2, 1220/8, 1220/3
jednostka ewidencyjna: 140605_4 - GRÓJEC - MIASTO
obręb: 0001 - GRÓJEC

Mapa opracowana w technologii numerycznej na podstawie mapy zasadniczej oraz wyników zgłoszenia pracy geodezyjnej zarejestrowanej w ODRK w Grójcu pod numerem GK.0640.0181.0201.
Układ współrzędnych: 2000
układ wysokościowy: PL-EVRF2007-NH

Mapa aktualna w granicach opracowania oznaczonego kolorem
wg stanu na dzień 26-11-2021 r.
skala mapy: 7.165.19.10.1.4, 7.165.19.10.3.2

Nie wyklucza się istnienia w terenie również urządzeń podziemnych, dla których brak było informacji branżowych i nie zostały odnotowane w terenie w czasie inwentaryzacji geodezyjnej.

Mapa do celów projektowych została wykonana bez przeprowadzenia badania dotyczącego obciążenia służebnościami gruntowymi

Przedstawione granice działek ewidencyjnych mogą pochodzić z wektoryzacji mapy ewidencyjnej a położenie punktów granicznych może nie spełniać wymogów dokładnościowych zgodnie z § 31 ust. 1 pkt. 1 i 2 Rozporządzenia Ministra Rozwoju z dnia 18 sierpnia 2020 r. (Dz.U. 2020 poz. 1429)

USŁUGI GEODEZYJNE
Wojciech Dudziński
05-600 Grójec, ul. J. Piłsudskiego 15 lok.1
NIP 787-114-01-44 Regon 07090900
tel. 604-582-430, email: wdudziński@op.pl

GEODETA UPRAWNIONY
Wojciech Dudziński
upr. MGP nr 15414
05-600 Grójec, ul. Piłsudskiego 15 lok.1
tel. 604-582-430, 604-582-430

System inwentaryzacji odpowiedzialności karniej za złożenie fałszywych oświadczeń. Oświadczam, że opierałem się na wiarygodnych danych i nie poniosłem odpowiedzialności karniej za złożenie fałszywych oświadczeń.	
Miejscowość i data sporządzenia dokumentacji	Grójec, 21.11.2021
Podpis geodety odpowiedzialnego za opracowanie	Wojciech Dudziński
Wykonawca prac geodezyjnych	Usługi Geodezyjne Wojciech Dudziński
Nie wnoszę daty sporządzenia dokumentacji i nie poniosłem odpowiedzialności karniej za złożenie fałszywych oświadczeń.	
Podpis inżyniera odpowiedzialnego za opracowanie	Artur Maciejak

GEODETA UPRAWNIONY
Wojciech Dudziński
upr. MGP nr 15414
05-600 Grójec, ul. Piłsudskiego 15 lok.1
tel. 604-582-430, 604-582-430

inwestor:
Powiat Grójceki
ul. Piłsudskiego 59, 05-600 Grójec

jednostka projektowa:
San Invest Sp. z o.o.
Kruszewek 8A, 05-652 Pniewy

inwestycja:
BUDOWA ZESPOŁU SPORTOWO - REKREACYJNEGO WRAZ Z PARKINGIEM W GRÓJCU PRZY UL. PIOTRA SKARGI

adres inwestycji:
Grójec, ul. Piotra Skargi, dz. ewid. nr 1220/2, 1220/3, 1220/8, obręb 0001 Grójec

faza, branża:
PROJEKT ARCHITEKTONICZNO-BUDOWLANY ZAGOSPODAROWANIE TERENU

projektant architektury i zagospodarowania terenu:
mgr inż. arch. TOMASZ GŁOWIŃSKI
MA/004/14 | MA-2613
UPR. DO PROJEKTOWANIA BEZ OGRANICZEŃ W SPECJALNOŚCI ARCHITEKTONICZNEJ

sprawdzający architekturę i zagospodarowania terenu:
mgr inż. arch. KATARZYNA TARAPATA
MA/040/20 | MA-3381
UPR. DO PROJEKTOWANIA BEZ OGRANICZEŃ W SPECJALNOŚCI ARCHITEKTONICZNEJ

projektant konstrukcji:
mgr inż. ARTUR MACIEJAK
MAZ/0341/PWBKb | MAZ/BO/0553/20
UPR. DO PROJEKTOWANIA BEZ OGRANICZEŃ W SPECJALNOŚCI KONSTRUKCYJNO-BUDOWLANEJ

sprawdzający konstrukcję:
mgr inż. WOJCIECH GÓRECKI
Wa-181/02 | MAZ/BO/5778/02
UPR. DO PROJEKTOWANIA BEZ OGRANICZEŃ W SPECJALNOŚCI KONSTRUKCYJNO-BUDOWLANEJ

projektant instalacji sanitarnych:
mgr inż. MAREK LIS
GP-III-7342/62/91 | MAZ/IS/2619/01
UPR. DO PROJEKTOWANIA BEZ OGRANICZEŃ W SPECJALNOŚCI INSTALACJI SANITARNEJ

sprawdzający instalacji sanitarnych:
mgr inż. MAŁGORZATA ŚWITKIEWICZ
GP-III-7342/8/93 | MAZ/IS/5674/01
UPR. DO PROJEKTOWANIA BEZ OGRANICZEŃ W SPECJALNOŚCI INSTALACJI SANITARNEJ

projektant instalacji elektrycznych:
mgr inż. KRZYSZTOF KRAWCZYK
GP-III-7342/10/93 | MAZ/IE/2630/01
UPR. DO PROJEKTOWANIA BEZ OGRANICZEŃ W SPECJALNOŚCI INSTALACJI ELEKTRYCZNEJ

sprawdzający instalacji elektrycznych:
mgr inż. ARTUR METLERSKI
GP-III-7342/73/91 | MAZ/IE/2697/01
UPR. DO PROJEKTOWANIA BEZ OGRANICZEŃ W SPECJALNOŚCI INSTALACJI ELEKTRYCZNEJ

opracowała:
mgr inż. arch. MARIA POLAK

PROJEKT NASADZEŃ KOMPENSACYJNYCH